


1FL-1500平面図

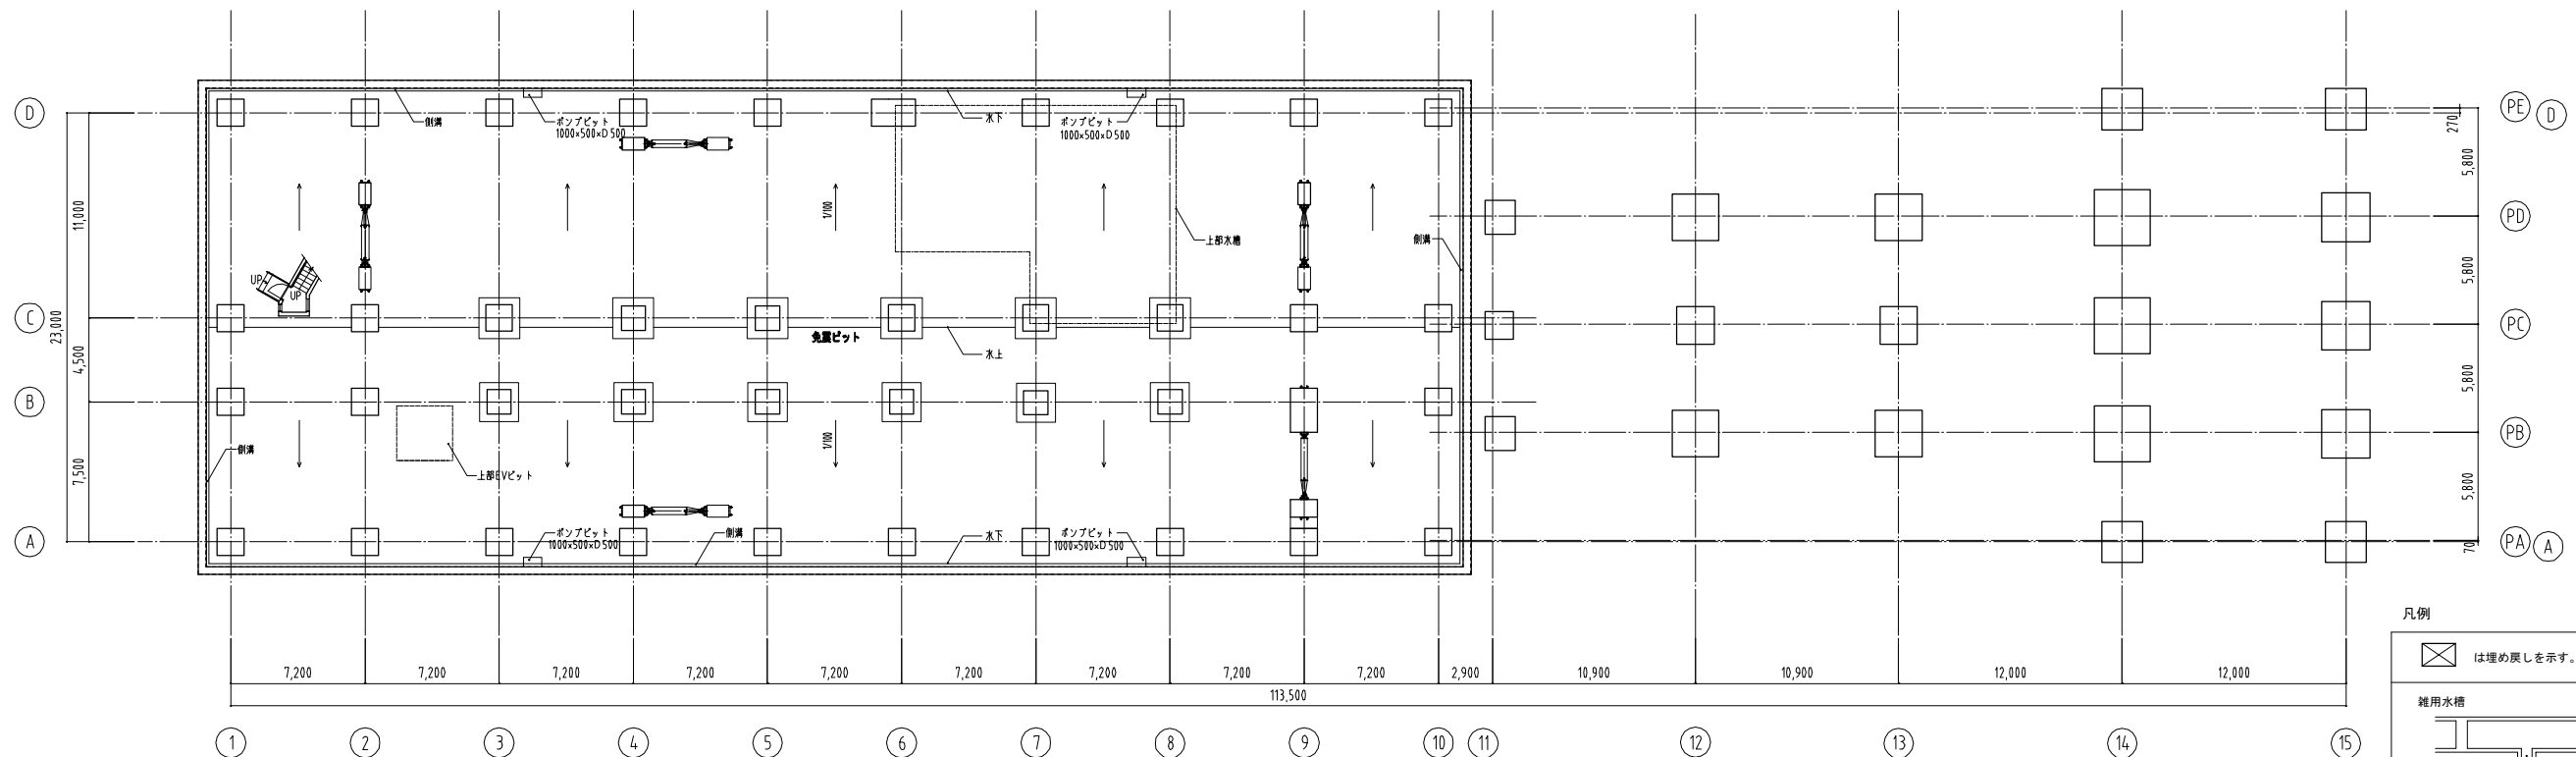

免震ピット平面図

凡例

は埋め戻しを示す。

雑用水槽

釜場

雨水貯留槽

通気管 φ100

連通口 φ250

排水管 φ150半割

revisions	

発注者
長岡市都市整備部建築住宅課



松田平田設計

工事名称				消防本部庁舎建設工事			
date		designed by		drawn by		checked by	
平成 26 年 10 月 20 日		一級建築士 第 1600 号 式田 龍		一級建築士 第 260733 号 野口 達郎		一級建築士 第 217300 号 中島 龍	

地下ピット・免震ピット平面図
scale 1:200 (A1) 1:400 (A3)

建築
205